

SKROMNA


przy ulicy Skromnej w Warszawie

Czesław Iwanicki REM-BUDEX

ul. Wrocławska 16/5B

01-493 WARSZAWA

tel. 22 638 83 39, @: rem-budex@hoga.pl

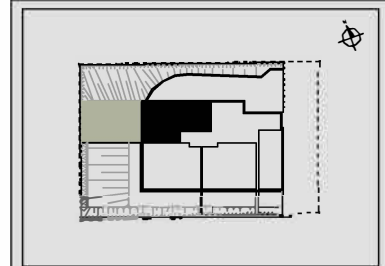

M04

mieszkanie 3 pokoje z aneksem

budynek	A
nr lokalu	04
kondygnacja	1
powierzchnia	57,33 m ²
ogródek lokatorski / taras	139,37 m ²


oznaczenia pomieszczeń

NUMER	NAZWA	POWIERZCHNIA- m ²
01	PRZEDPOKÓJ	6,50
02	SALON Z ANEKSEM	21,43
03	POKÓJ	10,62
04	POKÓJ	9,84
05	ŁAZIENKA	4,93
06	TOALETA	1,64
07	GARDEROBA	2,37

SUMA 57,33

UWAGA!
Wymiary pomieszczeń podane na rysunku wg PN-ISO 9836:1997
Możliwe są niewielkie zmiany powierzchni i wymiarów poszczególnych pomieszczeń oraz usytuowanie okien.
Na rysunkach nie pokazano umiejscowienia i gabarytów grzejników.

- VIDEOMOFON Z FUNKCJĄ DZWONKA h=1,5m
- GNIAZDO WTYKOWE 230 V / 16 A AC podwójne IP20 h=0,25m
- GNIAZDO WTYKOWE 230 V / 16 A AC pojedyncze IP44
- OZNACZENIA GNIAZD WTYKOWYCH DO ZASILANIA:
L - lodówka - h=0,6m
P - pralka - h=1,2m
OK - okap - h=2,3m
Z - zmywarka - h=0,6m
G - grzejnik łazienkowy - h=wg wytycznych dostawcy
gniazdo kuchenne nad blatem - h=1,1m
gniazdo łazienkowe - h=1,2m
- GNIAZDO WTYKOWE 230 V / 16 A AC pojedyncze IP20
OZNACZENIA GNIAZD WTYKOWYCH DO ZASILANIA:
porządkowe - h=0,25m
ośw. - h=1,6m
- WYPUST SIŁOWY 230 V AC
- WYPUST SIŁOWY 400 V AC zakończony puszką przyłącz. h=0,6m
- WYPUST OŚWIETLENIOWY SUFITOWY 230 V AC
- WYPUST OŚWIETLENIOWY ŚCIENNY 230 V AC w łazienkach h=2,0m
- ŁĄCZNIK INSTALACYJNY 1-BIEGUNOWY h=1,2m
- ŁĄCZNIK INSTALACYJNY GRUPOWY h=1,2m
- ŁĄCZNIK INSTALACYJNY DWUKIERUNKOWY h=1,2m
- TABLICA ELEKTRYCZNA nad drzwiami wejściowymi do lokau
- SKRZYŃKA TELETECHNICZNA h=0,3m
- GNIAZDO TELEWIZYJNE h=0,25m
- GNIAZDO TELET ECHNICZNE RJ 45 POJEDYNCZE h=0,25m
- PRZYCISK DZWONKA h=1,2m
- WENTYLACJA OKAPÓW
- WENTYLACJA
- GRZEJNIK PŁYTOWY
- GRZEJNIK ŁAZIENKOWY

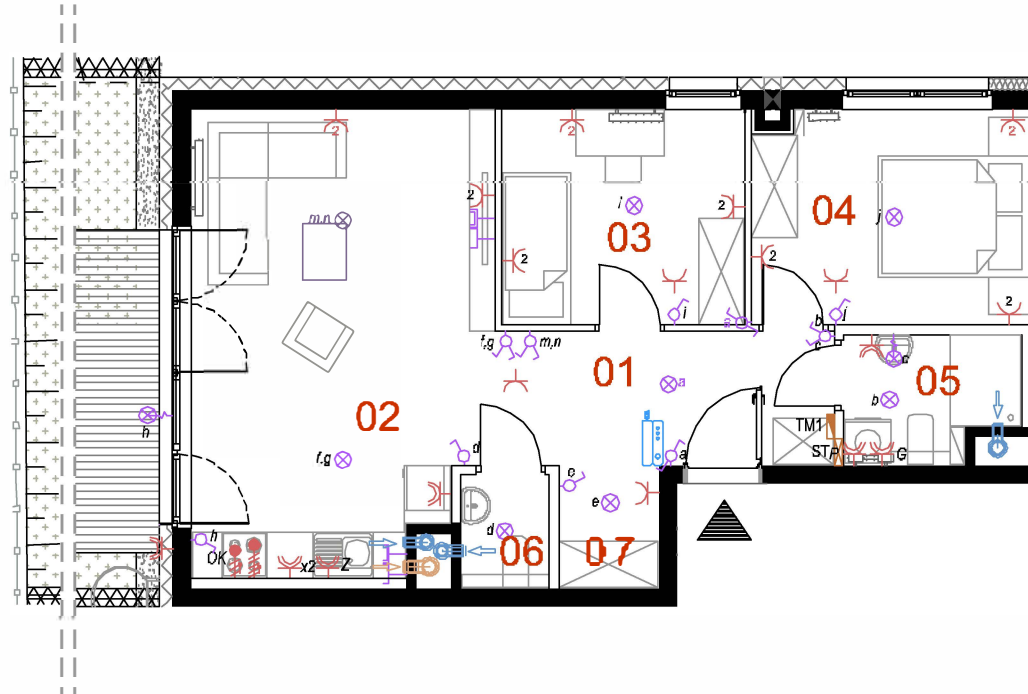

LEGENDA:

- ŚCIANA KONSTRUKCYJNA I KOMINY
- ŚCIANA DZIAŁOWA
- OCIEPLENIE ŚCIANY
- OGRÓDEK
- TARAS



SKALA 1:100