

SKROMNA

















 
 


przy ulicy Skromnej w Warszawie

Czesław Iwanicki REM-BUDEX






ul. Wrocławska 16/58

01-493 WARSZAWA

tel. 22 638 83 39, @: rem-budex@hoga.pl



-  VIDEOMOFON Z FUNKCJĄ DZWONKA h=1,5m
 GNIAZDO WTYKOWE 230 V / 16 A AC podwójne IP20 h=0,25m
 GNIAZDO WTYKOWE 230 V / 16 A AC pojedyncze IP44
 OZNACZENIA GNIAZD WTYKOWYCH DO ZASILENIA:
 L - lodówka - h=0,6m
 P - pralka - h=1,2m
 OK - okap - h=2,3m
 Z - zmywarka - h=0,6m
 G - grzejnik łazienkowy - h=wg wytycznych dostawcy
 gniazdo kuchenne nad blatem - h=1,1m
 gniazdo łazienkowe - h=1,2m
 GNIAZDO WTYKOWE 230 V / 16 A AC pojedyncze IP20
 OZNACZENI AGNIAZD WTYKOWYCH DO ZASILENIA:
 porządkowe - h=0,25m
 ośw. - h=1,6m
 WYPUST SIŁOWY 230 V AC
 WYPUST SIŁOWY 400 V AC zakończony puszką przyłącz. h=0,6m
 WYPUST OŚWIETLENIOWY SUFITOWY 230 V AC
 WYPUST OŚWIETLENIOWY ŚCIENNY 230 V AC w łazienkach h=2,0m
 ŁĄCZNIK INSTALACYJNY 1-BIEGUNOWY h=1,2m
 ŁĄCZNIK INSTALACYJNY GRUPOWY h=1,2m
 ŁĄCZNIK INSTALACYJNY DWUKIERUNKOWY h=1,2m
 TABLICA ELEKTRYCZNA nad drzwiami wejściowymi do loklau
 SKRZYNKA TELETECHNICZNA h=0,3m
 GNIAZDO TELEWIZYJNE h=0,25m
 GNIAZDO TELETECHNICZNE RJ45 POJEDYNCZE h=0,25m
 PRZYCIISK DZWONKA h=1,2m
 WENTYLACJA OKAPÓW
 WENTYLACJA
 GRZEJNIK PŁYTOWY
 GRZEJNIK ŁAZIENKOWY

LEGENDA:

-  - ŚCIANA KONSTRUKCYJNA I KOMINY
 - ŚCIANA DZIAŁOWA
 - OCIEPLENIE ŚCIANY
 - OGRÓDEK
 - TARAS

0 1 m 2 m 3 m 4 m 5 m

SKALA 1:100

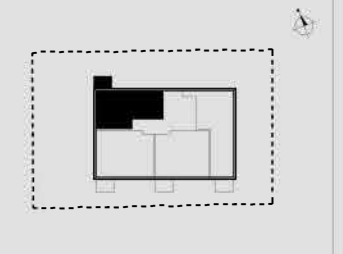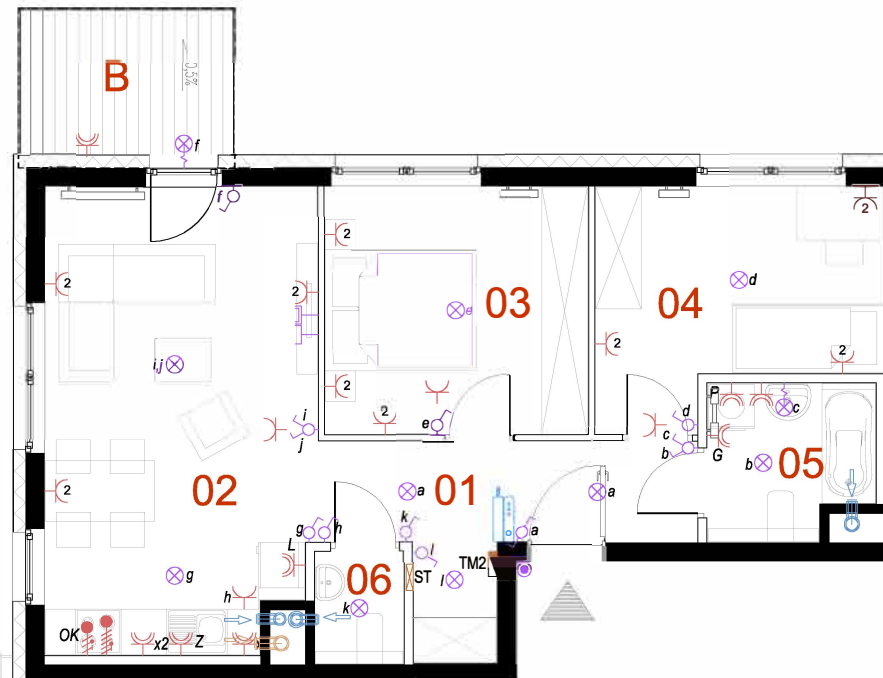

M08

mieszkanie 3 pokoje z aneksem

budynek	A
nr lokalu	08
kondygnacja	2
powierzchnia	56,97m ²
balkon	5,97m ²

oznaczenia pomieszczeń

NUMER	NAZWA	POWIERZCHNIA-m ²
01	PRZEDPOKÓJ	7,82
02	SALON Z ANEKSEM	21,43
03	POKÓJ	11,21
04	POKÓJ	10,27
05	ŁAZIENKA	4,32
06	WC	1,92
SUMA		56,97

UWAGA!

Wymiary pomieszczeń podane na rysunku wg PN-ISO 9836:1997
 Możliwe są niewielkie zmiany powierzchni i wymiarów poszczególnych pomieszczeń oraz usytuowanie okien. Na rysunkach nie pokazano umiejscowienia i gabarytów grzejników.